


- HA/x Světlo LED 39W 5100 lm, 2700 K, IP 66 viz specifikace
sloup 7m 133/88 mm žárový pozink +
1(2) – výložník délky max 1,0m. Celková výška světla nad
vozovkou je 7m
- HB/x Světlo LED 13,5W 1600 lm, 2700 K, IP 66 viz specifikace
sloup 5m 133/60mm žárový pozink
Výška světla nad vozovkou je 5m
- HC/x Světlo LED 24W 4000 lm, 4000K, IP 66 viz specifikace
sloup 6m 133/60mm žárový pozink
Výška světla nad vozovkou je 6m
- Kabel CYKY 4x16 v zemi
- Zemnič FEZN 10
- KS Kabelová skříň
- RVO Rozváděče veřejného osvětlení
- Protlak pod komunikací hloubka 1,2m
- CH Chránička korugovaná 110/96 viz specifikace
- Hranice parcel
- Katastr pomocná čára
- Budova
- 696 5/3 Čísla parcel

Uložení kabelů

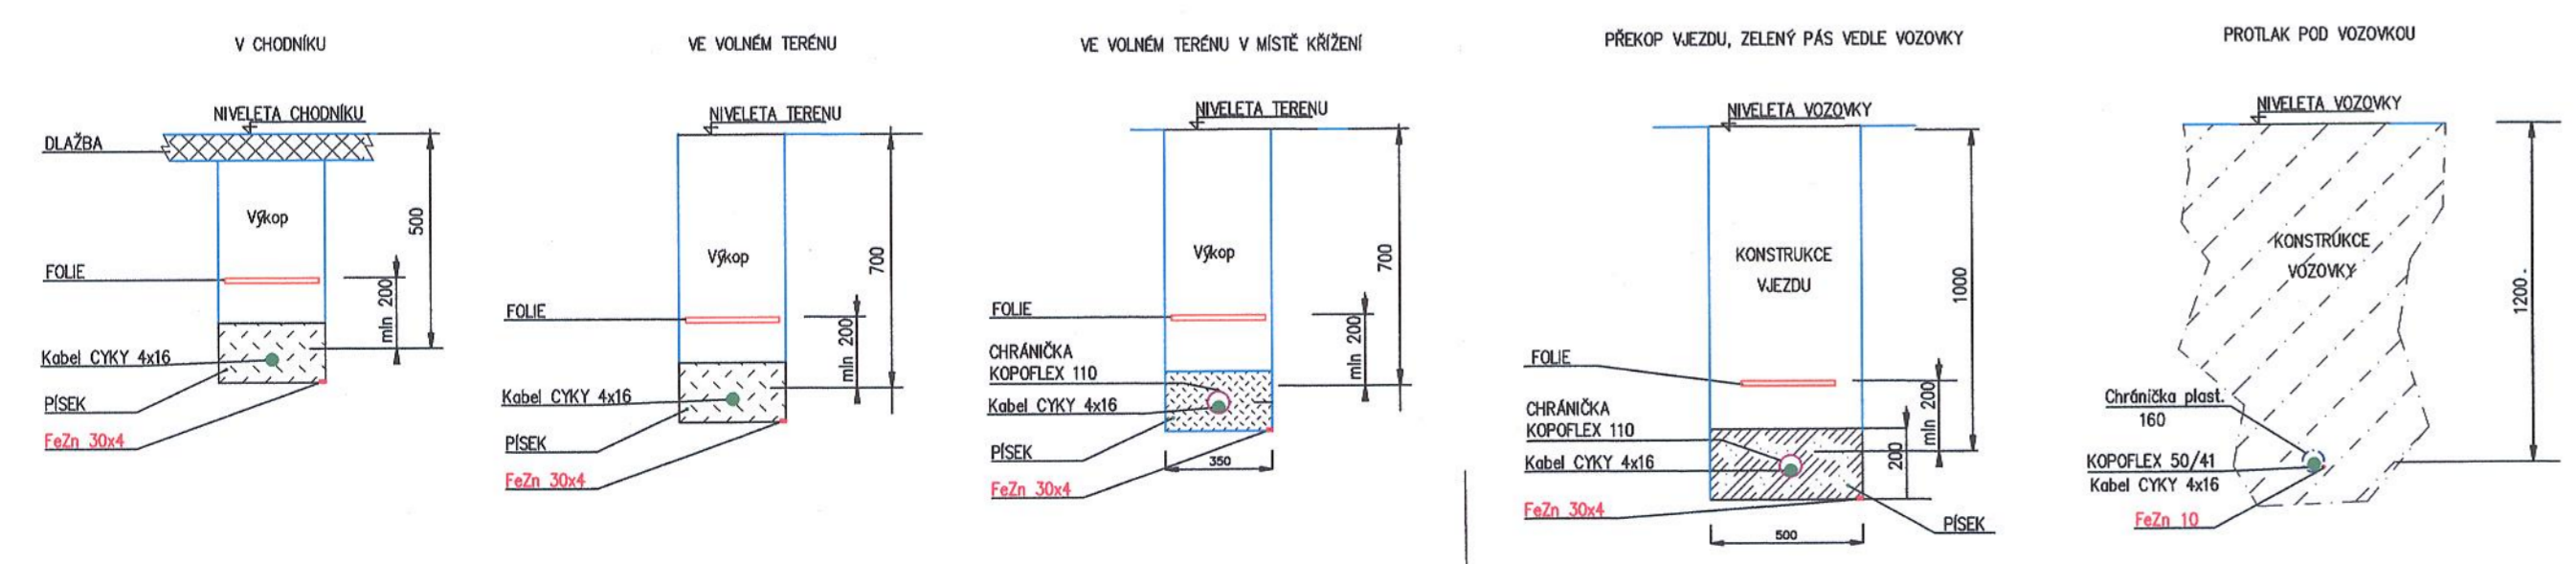

- RWE
- RWE
- VODA
- VEDENÍ NN



Zodpovědný projektant: Ing. Josef Janák	JAN-PRO, s.r.o.
Vypracoval: Ing. Josef Janák	Brandlova 376
Kraj: Královéhradecký	508 01 Hořice
Investor: Obec Všetaty, Všetaty 35, 503 12	DIČ: CZ28768337
Ákce: Veřejné osvětlení chodníků a komunikací mezi obcemi Všetaty a Rosnice list č.2	739 465 431
Stupeň: DSP	Datum: 2/2024
Formát: A4	Číslo výkresu: C 1.2
Obsah: Situace – koordinace	Měřítko: 1:500