


Uložení kabelů

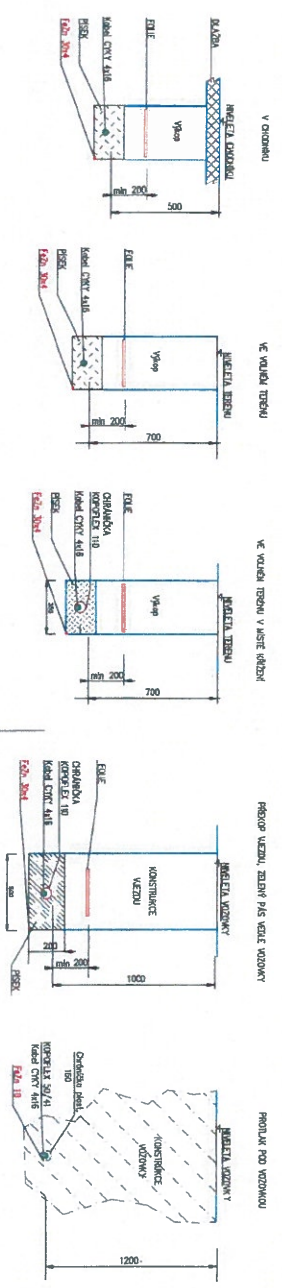


- RWE
- RWF
- VODA
- VEDENÍ NN

696 5/3 Číslo parcel

- HA/x Světídlu LED 39W 5100 lm, 2700 K, IP 66 viz specifikace sloup 7m 133/88 mm žárový pozíční + 1(2) – výložník délky max 1,0m. Celková výška světídlu nad vozovkou je 7m
- HB/x Světídlu LED 13,5W 1600 lm, 2700 K, IP 66 viz specifikace sloup 5m 133/60mm žárový pozíční výška světídlu nad vozovkou je 5m
- HC/x Světídlu LED 24W 4000 lm, 4000K, IP 66 viz specifikace sloup 6m 133/60mm žárový pozíční výška světídlu nad vozovkou je 6m
- Kabel CYKY 4x16 v zemi
- Zemníč FEZN 10
- Kabelové skříně
- RVO Rozsvětláče veřejného osvětlení
- Průtlak pod komunikací hloubka 1,2m
- OH Chránička korungovaná 110/96 viz specifikace
- Hranice parcel
- Katastr. poměrná čára
- Budova

Zadavatel: projektant Ing. Josef Janda		JAN-PRO, s.r.o.	
Výpracovní Ing. Josef Janda		Brančova 376	
Kraj: Království		508 01 Heřek	
Obec: Všetaty		DÚ: CZ22878337	
Investor: Obec Všetaty, Všetaty 35, 503 12		739 485 431	
Věcné osvětlení chodníků a komunikací		Stupeň: DSP	
míst. občasní Všetaty a Roanice		Datum: 2/2024	
list č. 2		Zadavatel: MÚA	
Osební: Sílčice – koordinace		Měřítko: 1:500	
		Číslo výřezu: C 12	



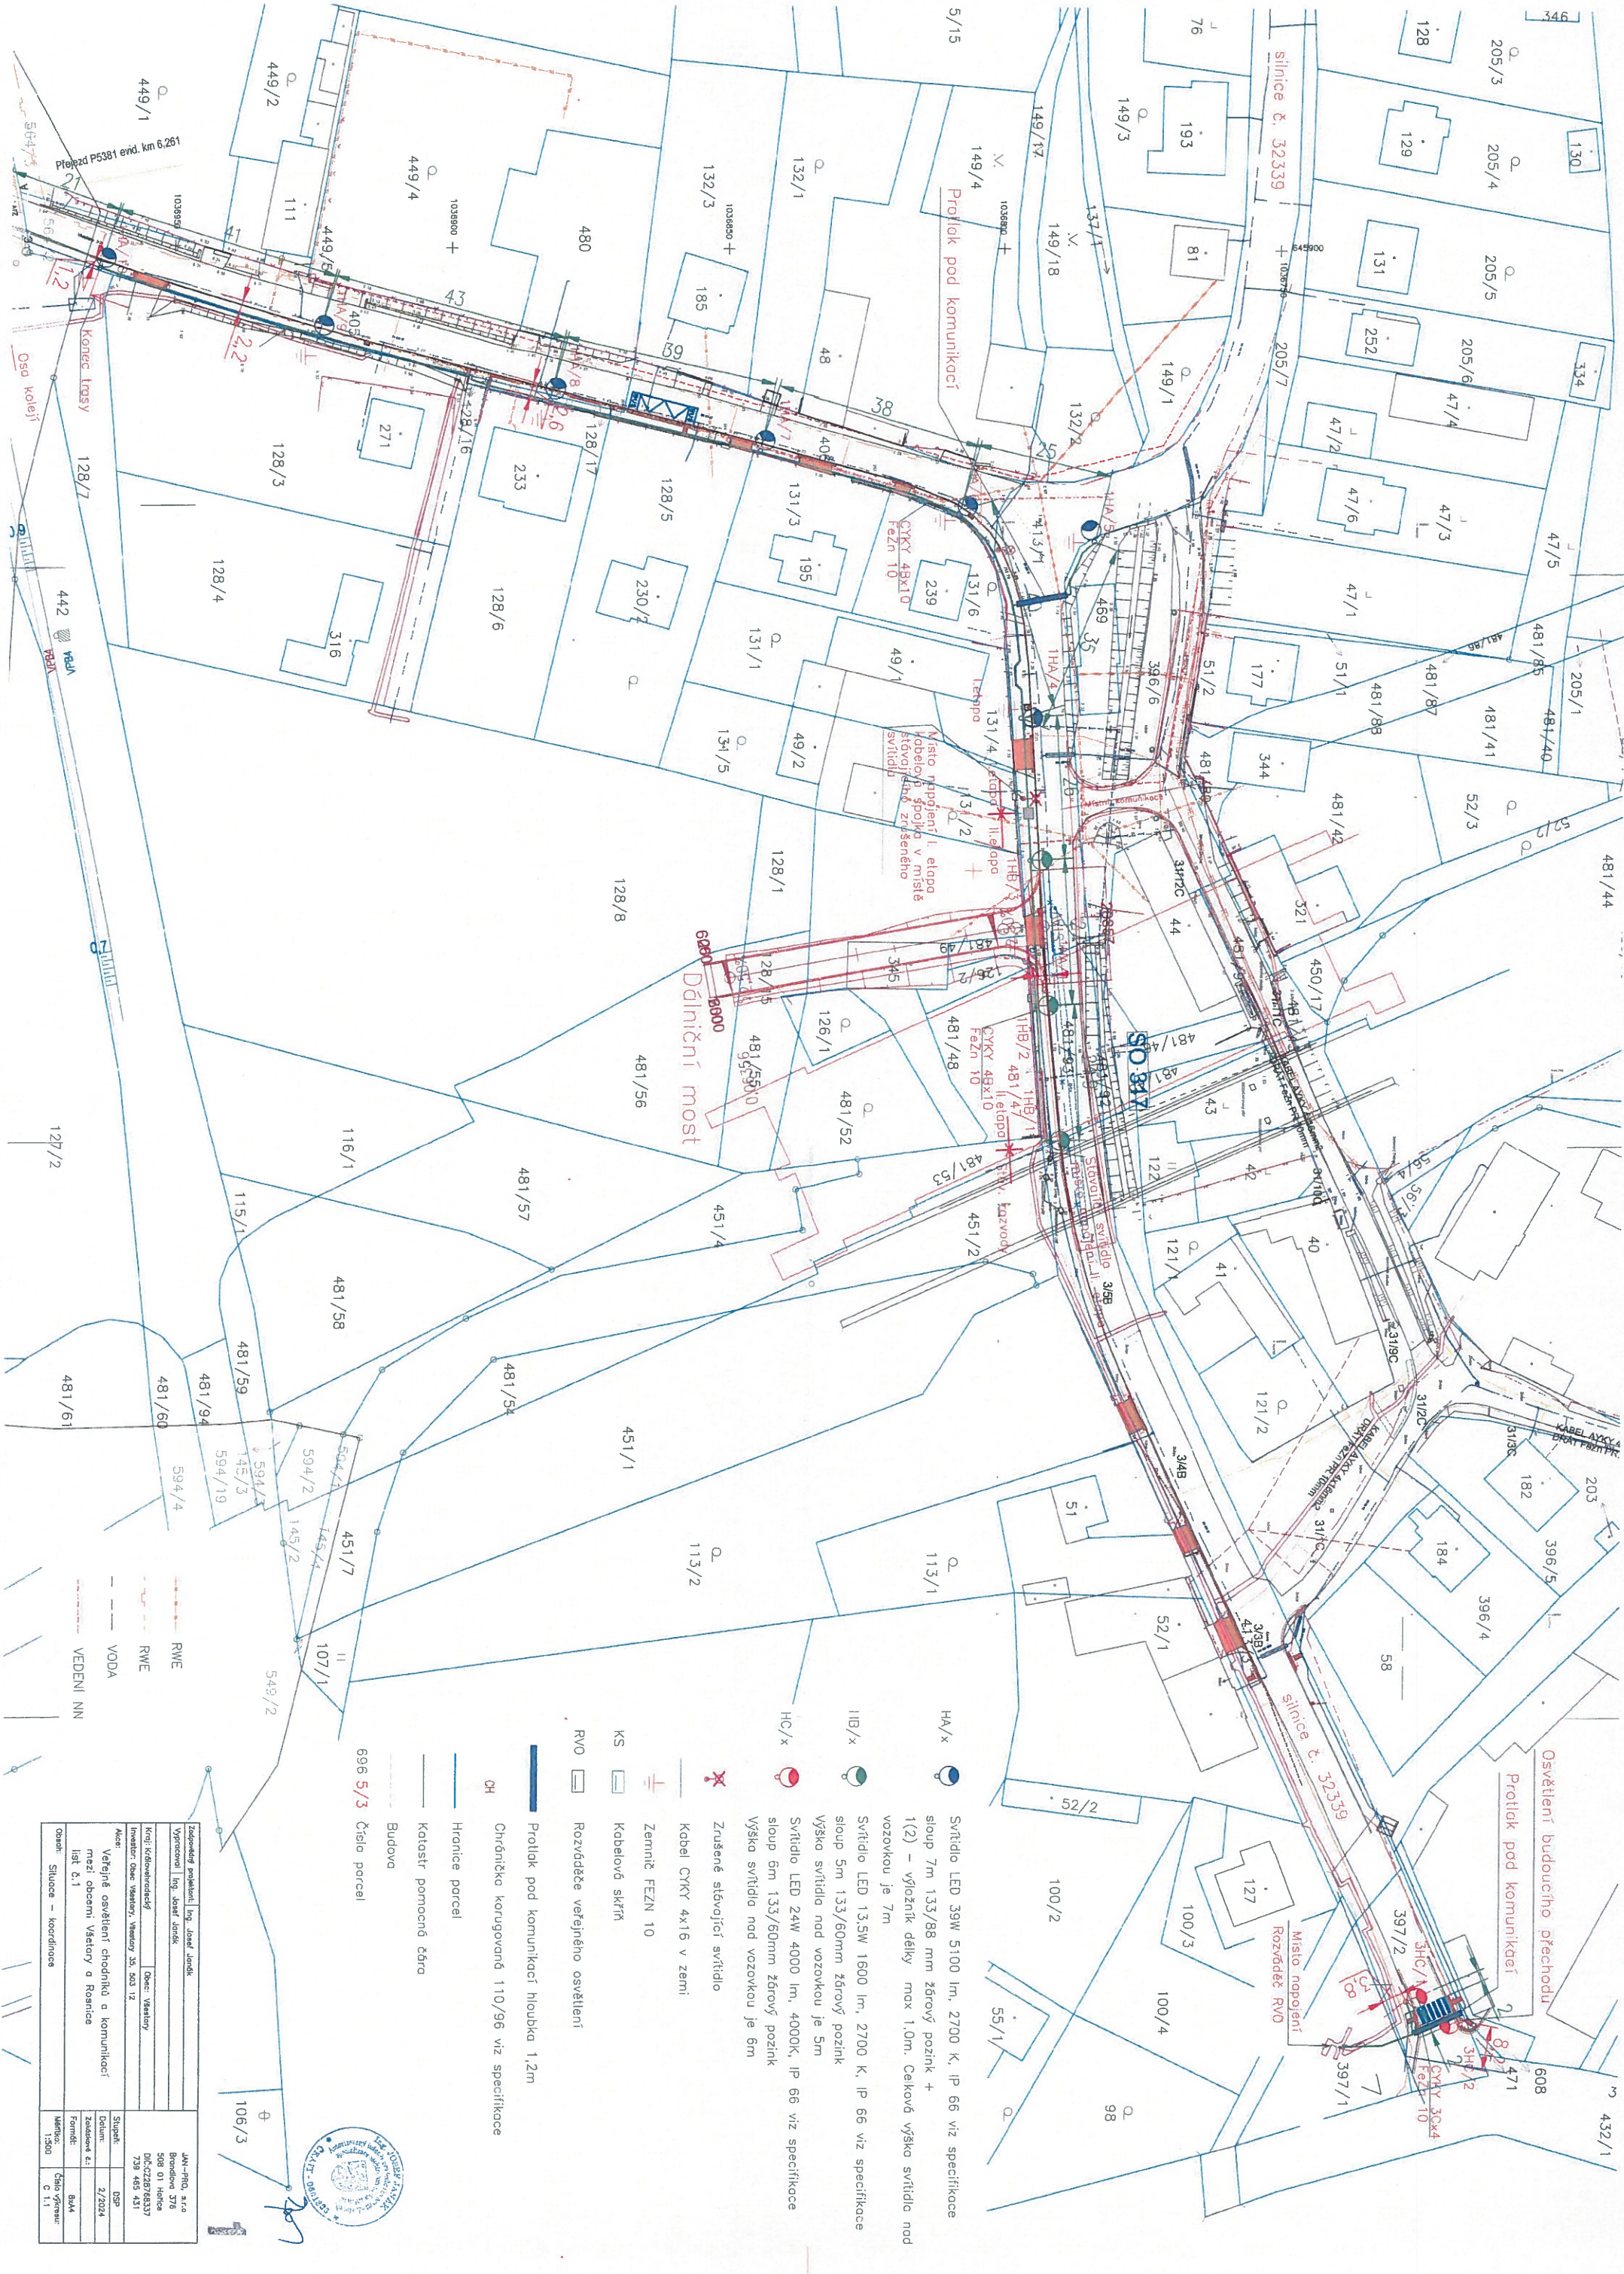

- HA/x Světidlo LED 39W 5100 lm, 2700 K, IP 66 viz specifikace
sloup 7m 133/88 mm žerový pozink + 1(2) – výložník délky max 1,0m. Celková výška světidla nad vozovkou je 7m
- IIB/x Světidlo LED 13,5W 1600 lm, 2700 K, IP 66 viz specifikace
sloup 5m 133/60mm žerový pozink
Výška světidla nad vozovkou je 5m
- HC/x Světidlo LED 24W 4000 lm, 4000K, IP 66 viz specifikace
sloup 5m 133/60mm žerový pozink
Výška světidla nad vozovkou je 5m
- Zrušené stávající světidlo
- Kabel CYKY 4x16 v zemi
- Zemniť FEZN 10
- Kabelová skříň
- RVO Rozváděče veřejného osvětlení
- Průtlak pod komunikací hloubka 1,2m
- CH Chránička korugovaná 110/96 viz specifikace
- Hranice parcel
- Kat. str. pomocná čára
- Budova
- 666 5/3 Číslo parcel

Zadavatel projektů Ing. Josef Jančík	
Výkonání Ing. Josef Jančík	
Kraj: Středočeský kraj	Obec: Vlastislav
Kraj: Středočeský kraj	Obec: Vlastislav
Investor: Obec Vlastislav, Vlastislav 35, 503 12	Stupeň: DSP
Acet: Veřejné osvětlení chodníků a komunikací	Objekt: 2/2024
list č. 1	Formát: A4
Číslo: Situace – koordinace	Číslo výřezu: C 1/1

